



1階平面図 S=1/50

凡例 (換気設備:三菱同等品)			
	24時間換気対象外		
	建具 (ドア) の通気		
	自然給気口	1ヶ所	FY-GKF45L-W
	パイプ用ファン	1ヶ所	FY-08PDAE9D
	パイプ用ファン	1ヶ所	FY-08PFE9D (床下)

凡例 (住宅用火災報知器)			
	火災報知器 (煙式)		
	火災報知器 (熱感知式)		
火災報知器は壁面より600以上放して設置			
火災報知器は換気扇、17コン吹出口より600以上放して設置			
備考			

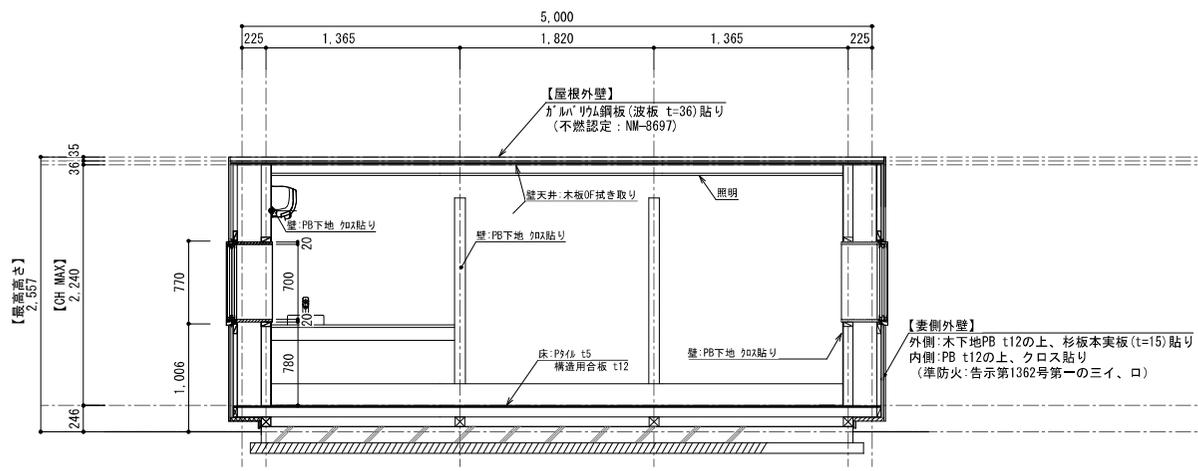

断面図 S=1/50

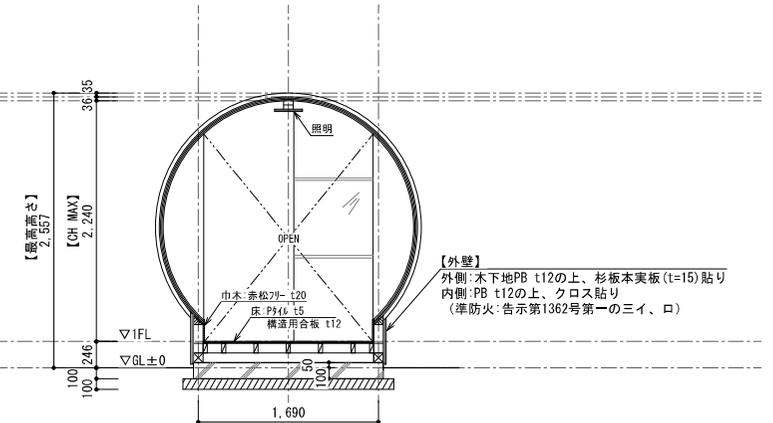

工事名	株式会社ウイングテナント WOW野洲 新築工事	一級建築士事務所 株式会社ひらつか建築 とも建築工房	管理者 伴	設計者 伴	担当者 伴	図面名 平面・断面図	図面 No. A-03
備考	GL+1000までの土台及び柱の木部は防蟻処理を行う	滋賀県彦根市森堂町153番地	日付 2025/11/19	日付 2025/11/19	日付 2025/11/19	縮尺 1/50	申請図
			TEL 0749-28-8181	FAX 0749-28-8111			